





宁夏建筑设计研究院
有限公司
NINGXIA ARCHITECTURE DESIGN & RESEARCH INSTITUTE CO., LTD.
证书编号：甲 08
证书编号：A144000035
No. A144000035 Class A of
Architectural Design (PM)

合作设计单位
CONSTRUCTION COMPANY

修改说明：

DATE

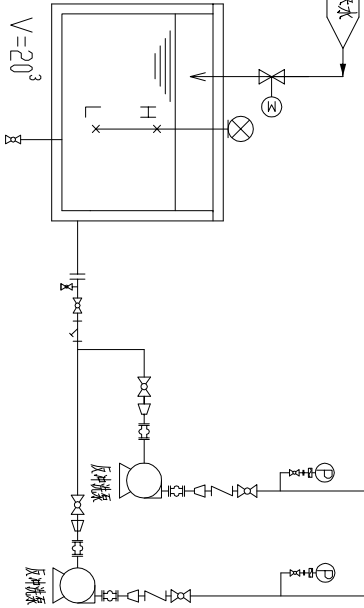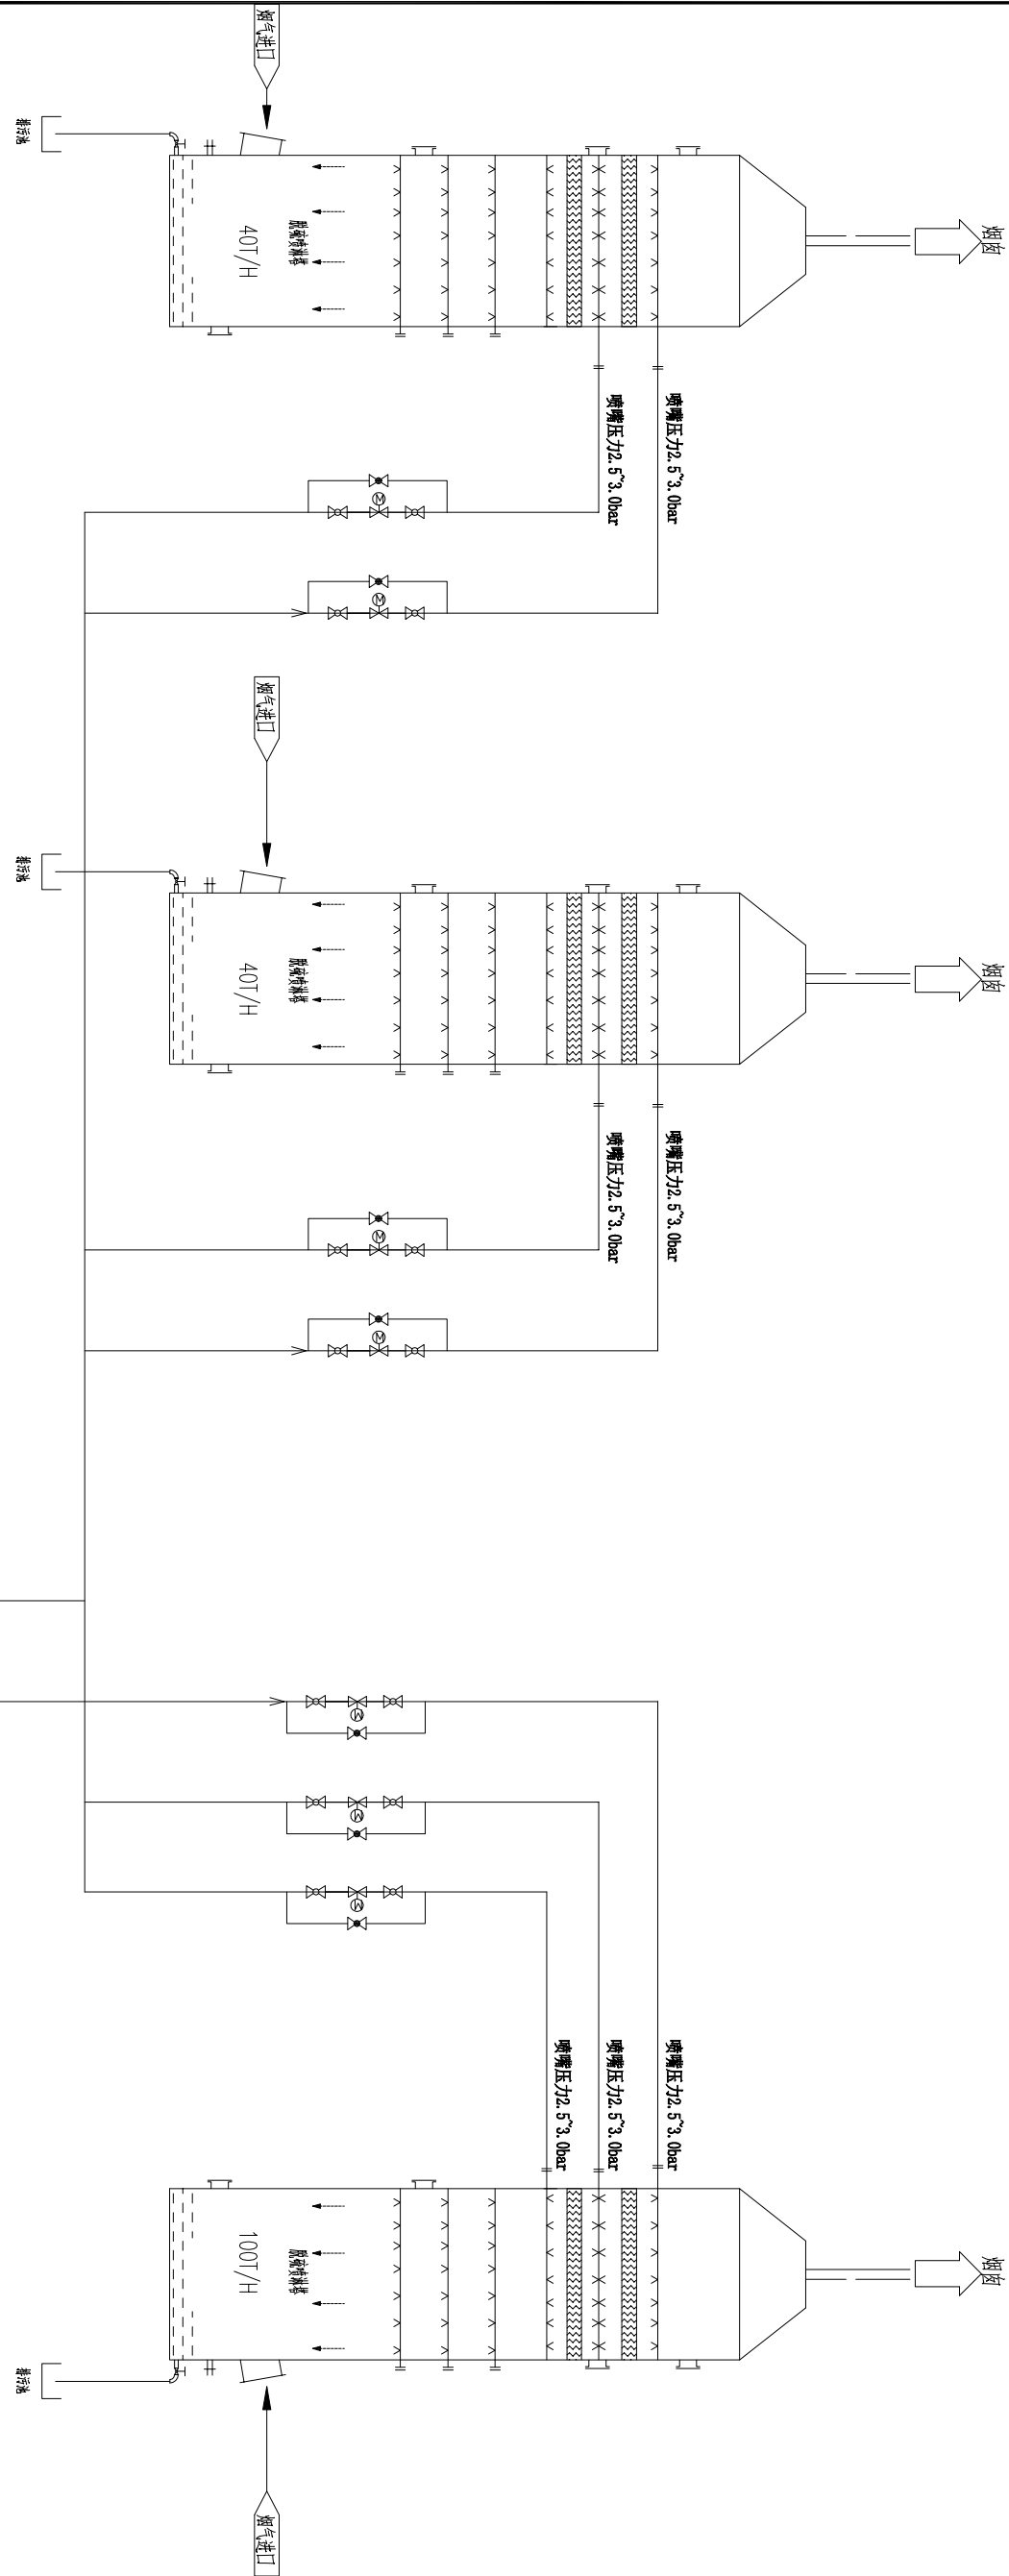


反冲洗系统流程图

序号	名称	型号规格/性能/材质/品牌	数量	备注
1	反冲洗水泵	DFS680-500A/4/30 Q=55.2m³/h, H=67m, N=30kW, 转速 1450rpm	2台	一用一备, 变频运行

个人执业章:	
设计号	0049-2018
专业	工艺
图号	设计阶段
图号	施工图
图号	01
图号	日期




Abstract

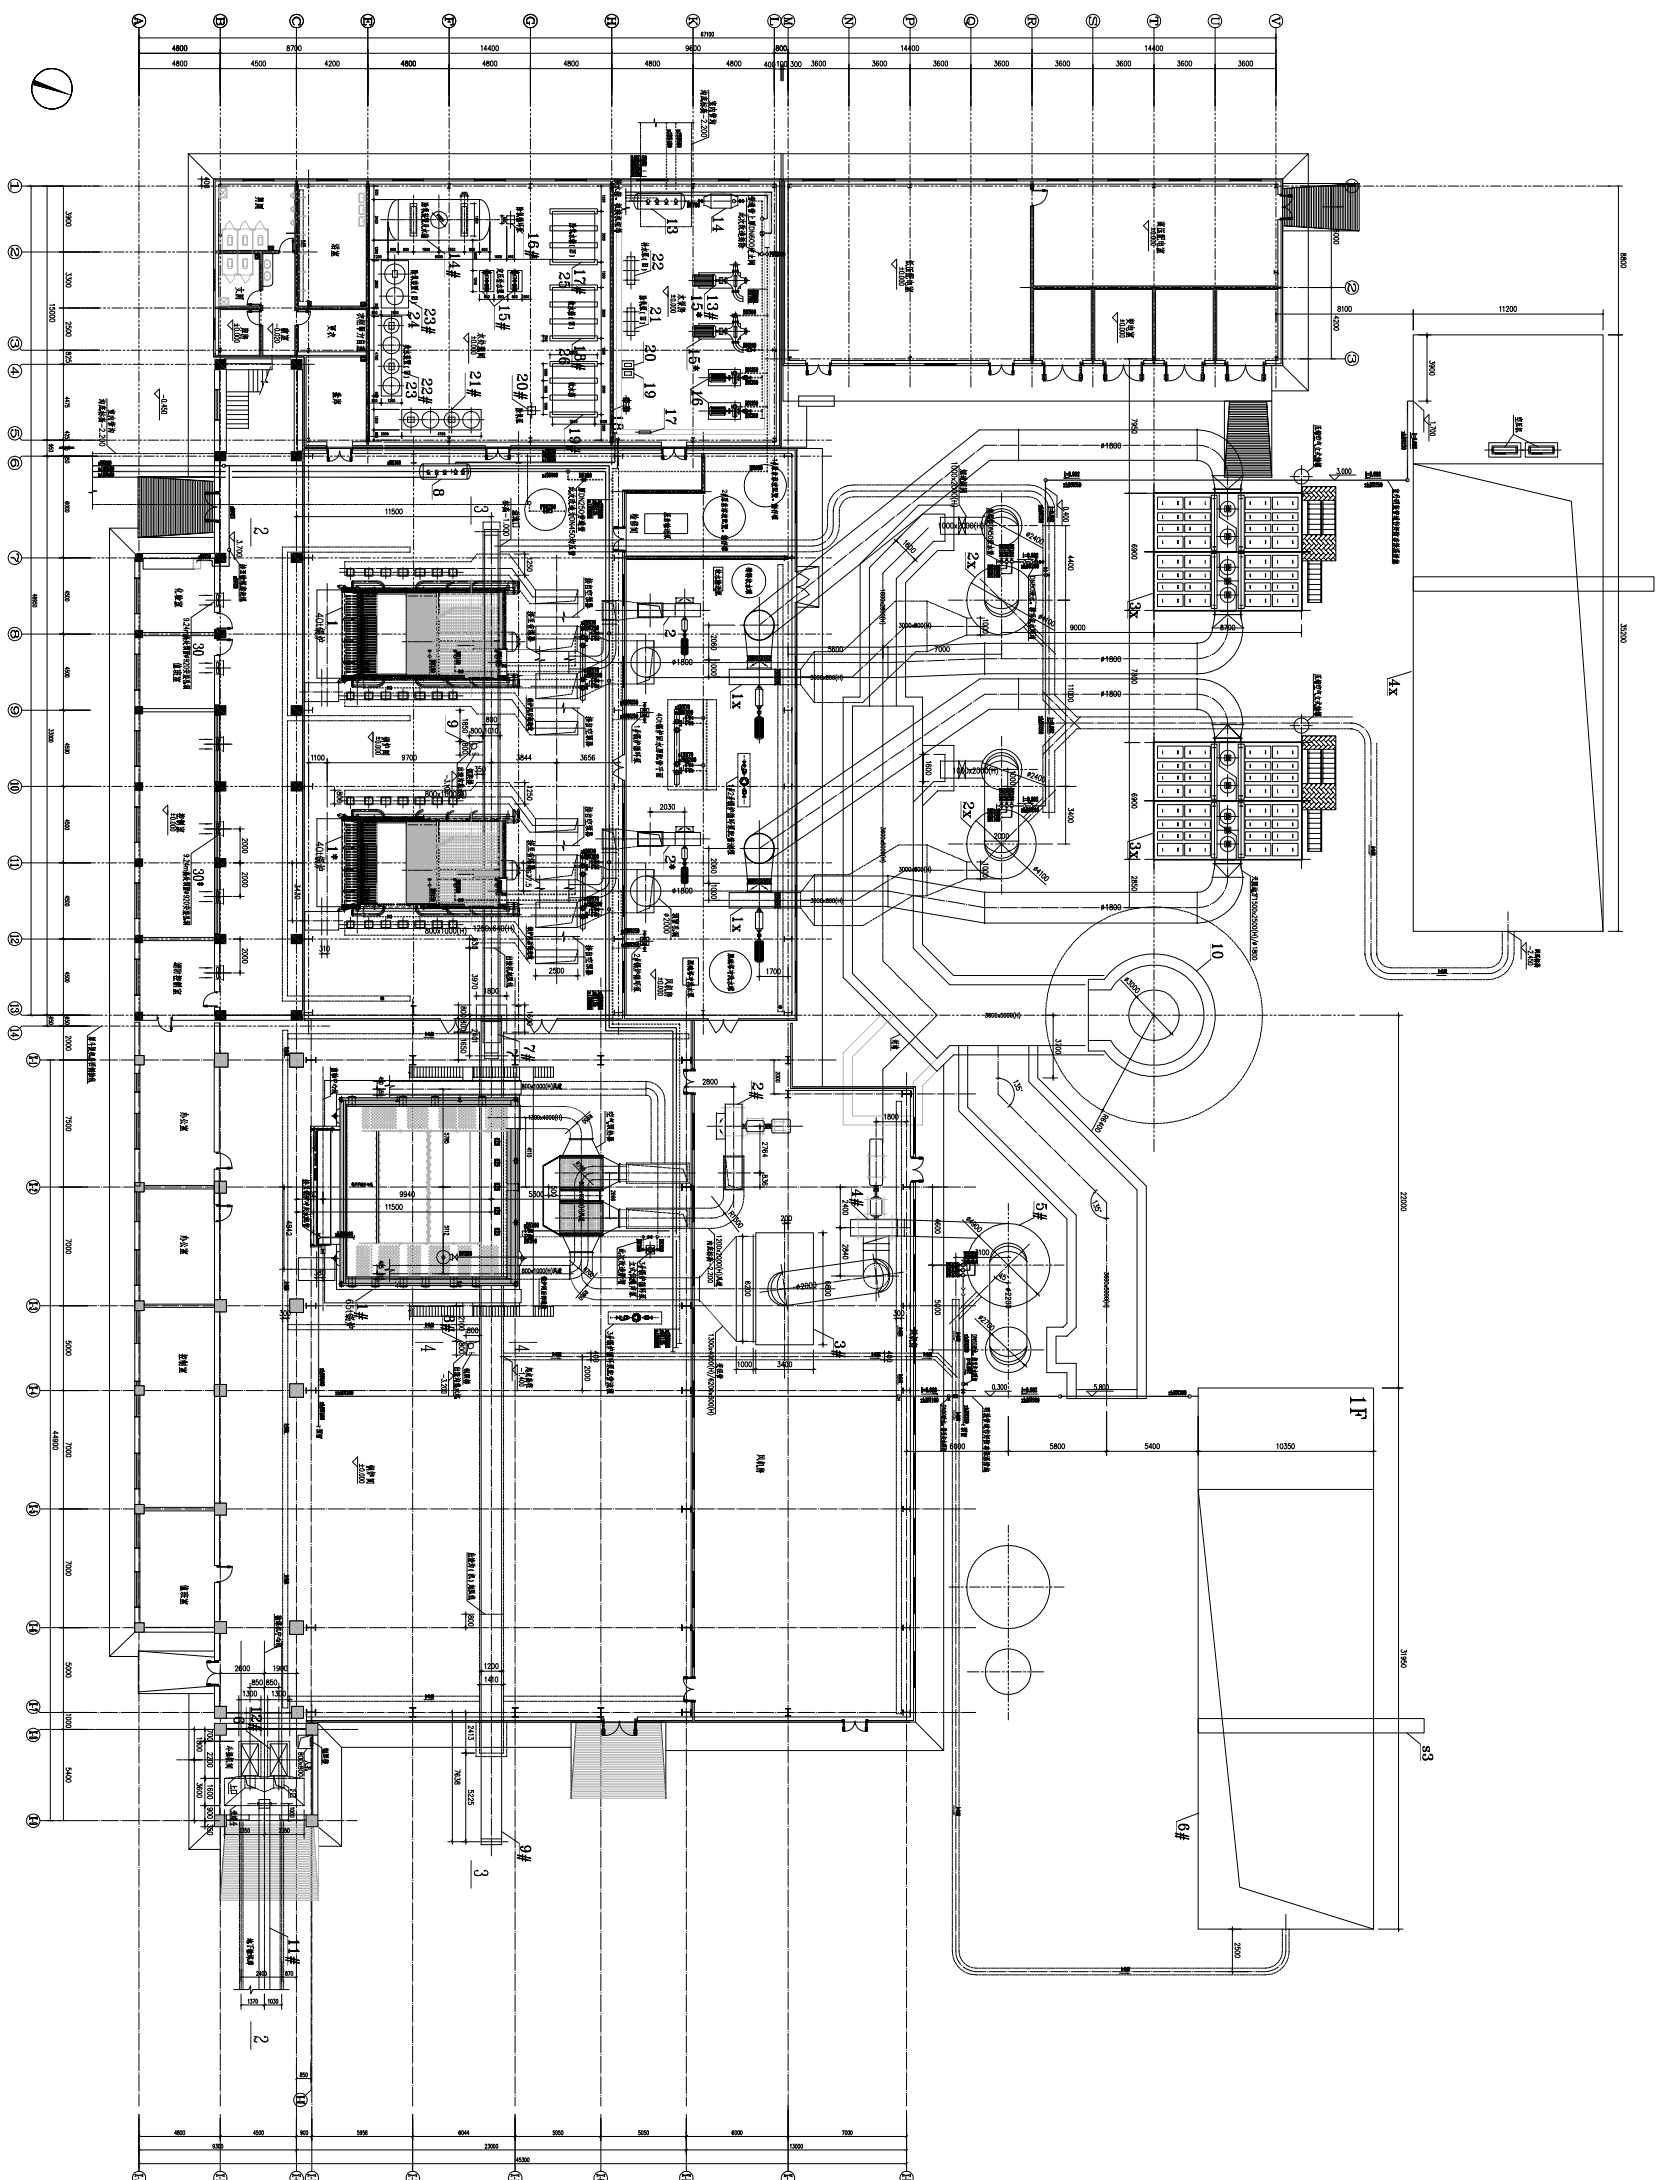
[illegible]

2#(南区)锅炉房平面布置 1:150

[illegible]

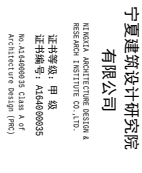

修改说明
NOTE

 

检索号 RETRIVAL		G049-2018	
专业 DIVISION	工艺	房号 ROOM NUMBER	(一) (二)
图号 SHEET NO.	设计阶段 DESIGN PHASE	施工图	
版本号 EDITION NO.	01	日期 DATE	



修改说明
NOTE


检索号 REF. NO.	G049-2018		
专业 DIVISION	工艺	房号 ROOM NUMBER	(一) (二)
图号 SHEET NO.	设计阶段 PHASE	施工图	
版本号 EDITION NO.	01	日期 DATE	

[illegible]


建筑 ARCH		电气 ELEC	
结构 STR		暖通 HVAC	
给排水 PLUM			

單位出圖章
COMPANY SEAL

个人执业印章

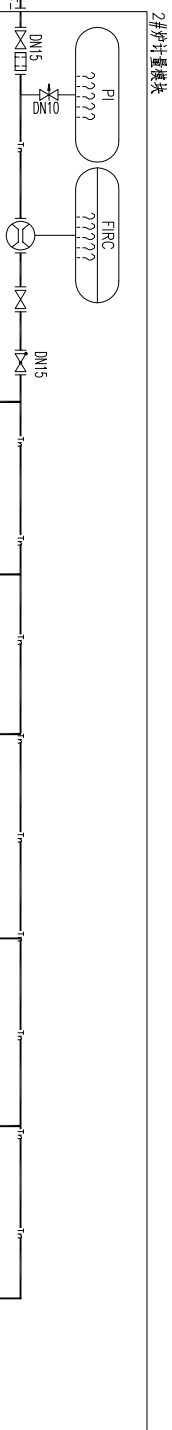

脱硝部分设备表

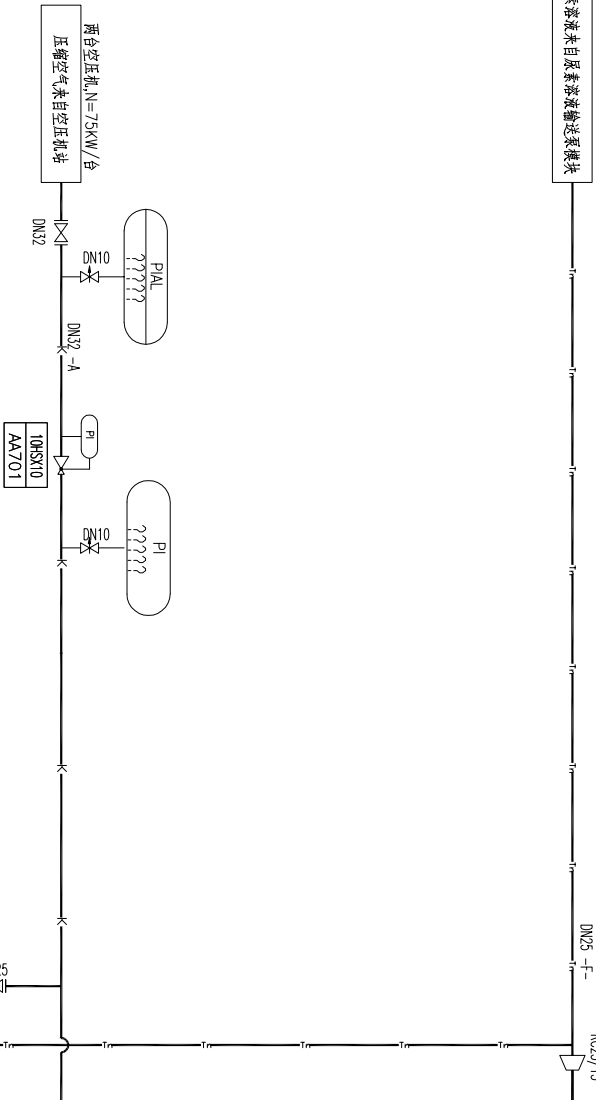

脱硝工艺系统流程图(二)



宁夏建筑设计研究院有限公司
NINGXIA ARCHITECTURE DESIGN & RESEARCH INSTITUTE CO., LTD.
证书编号: 甲 08
证书编号: A144000035
No. A144000035 CLASS A of ARCHITECTURE DESIGN (PM)

合作设计单位
CONSTRUCTION COMPANY

修改说明:

DATE

建设单位 CONSTRUCTION COMPANY
海原县住房和城乡建设局

工程名称 PROJECT NAME
3井(西)区集中供热站改造及附属工程

子项名称 SUB-ITEM NAME
供热中心锅炉房

图名:

3井(西)区锅炉房及冷冻站平面

审定人	
审核人	
项目负责人	
专业负责人	
设计人	
校对人	
设计人	
校对人	
制图人	

建筑	电
结构	气
给排水	通
暖通	暖
电气	电

单位出图章:


个人执业章:

图号	01	日期	
图名	01	日期	
图号	01	日期	
图名	01	日期	

序号	名称	型号规格(性能参数)	数量	备注
----	----	------------	----	----

1	反冲洗水泵	DMSG80-500A/4/30 Q=55.2m ³ /h,h=67m,N=30kW,转速1450rpm	2台	一用一备,变频运行
---	-------	--	----	-----------

水箱V=20m³

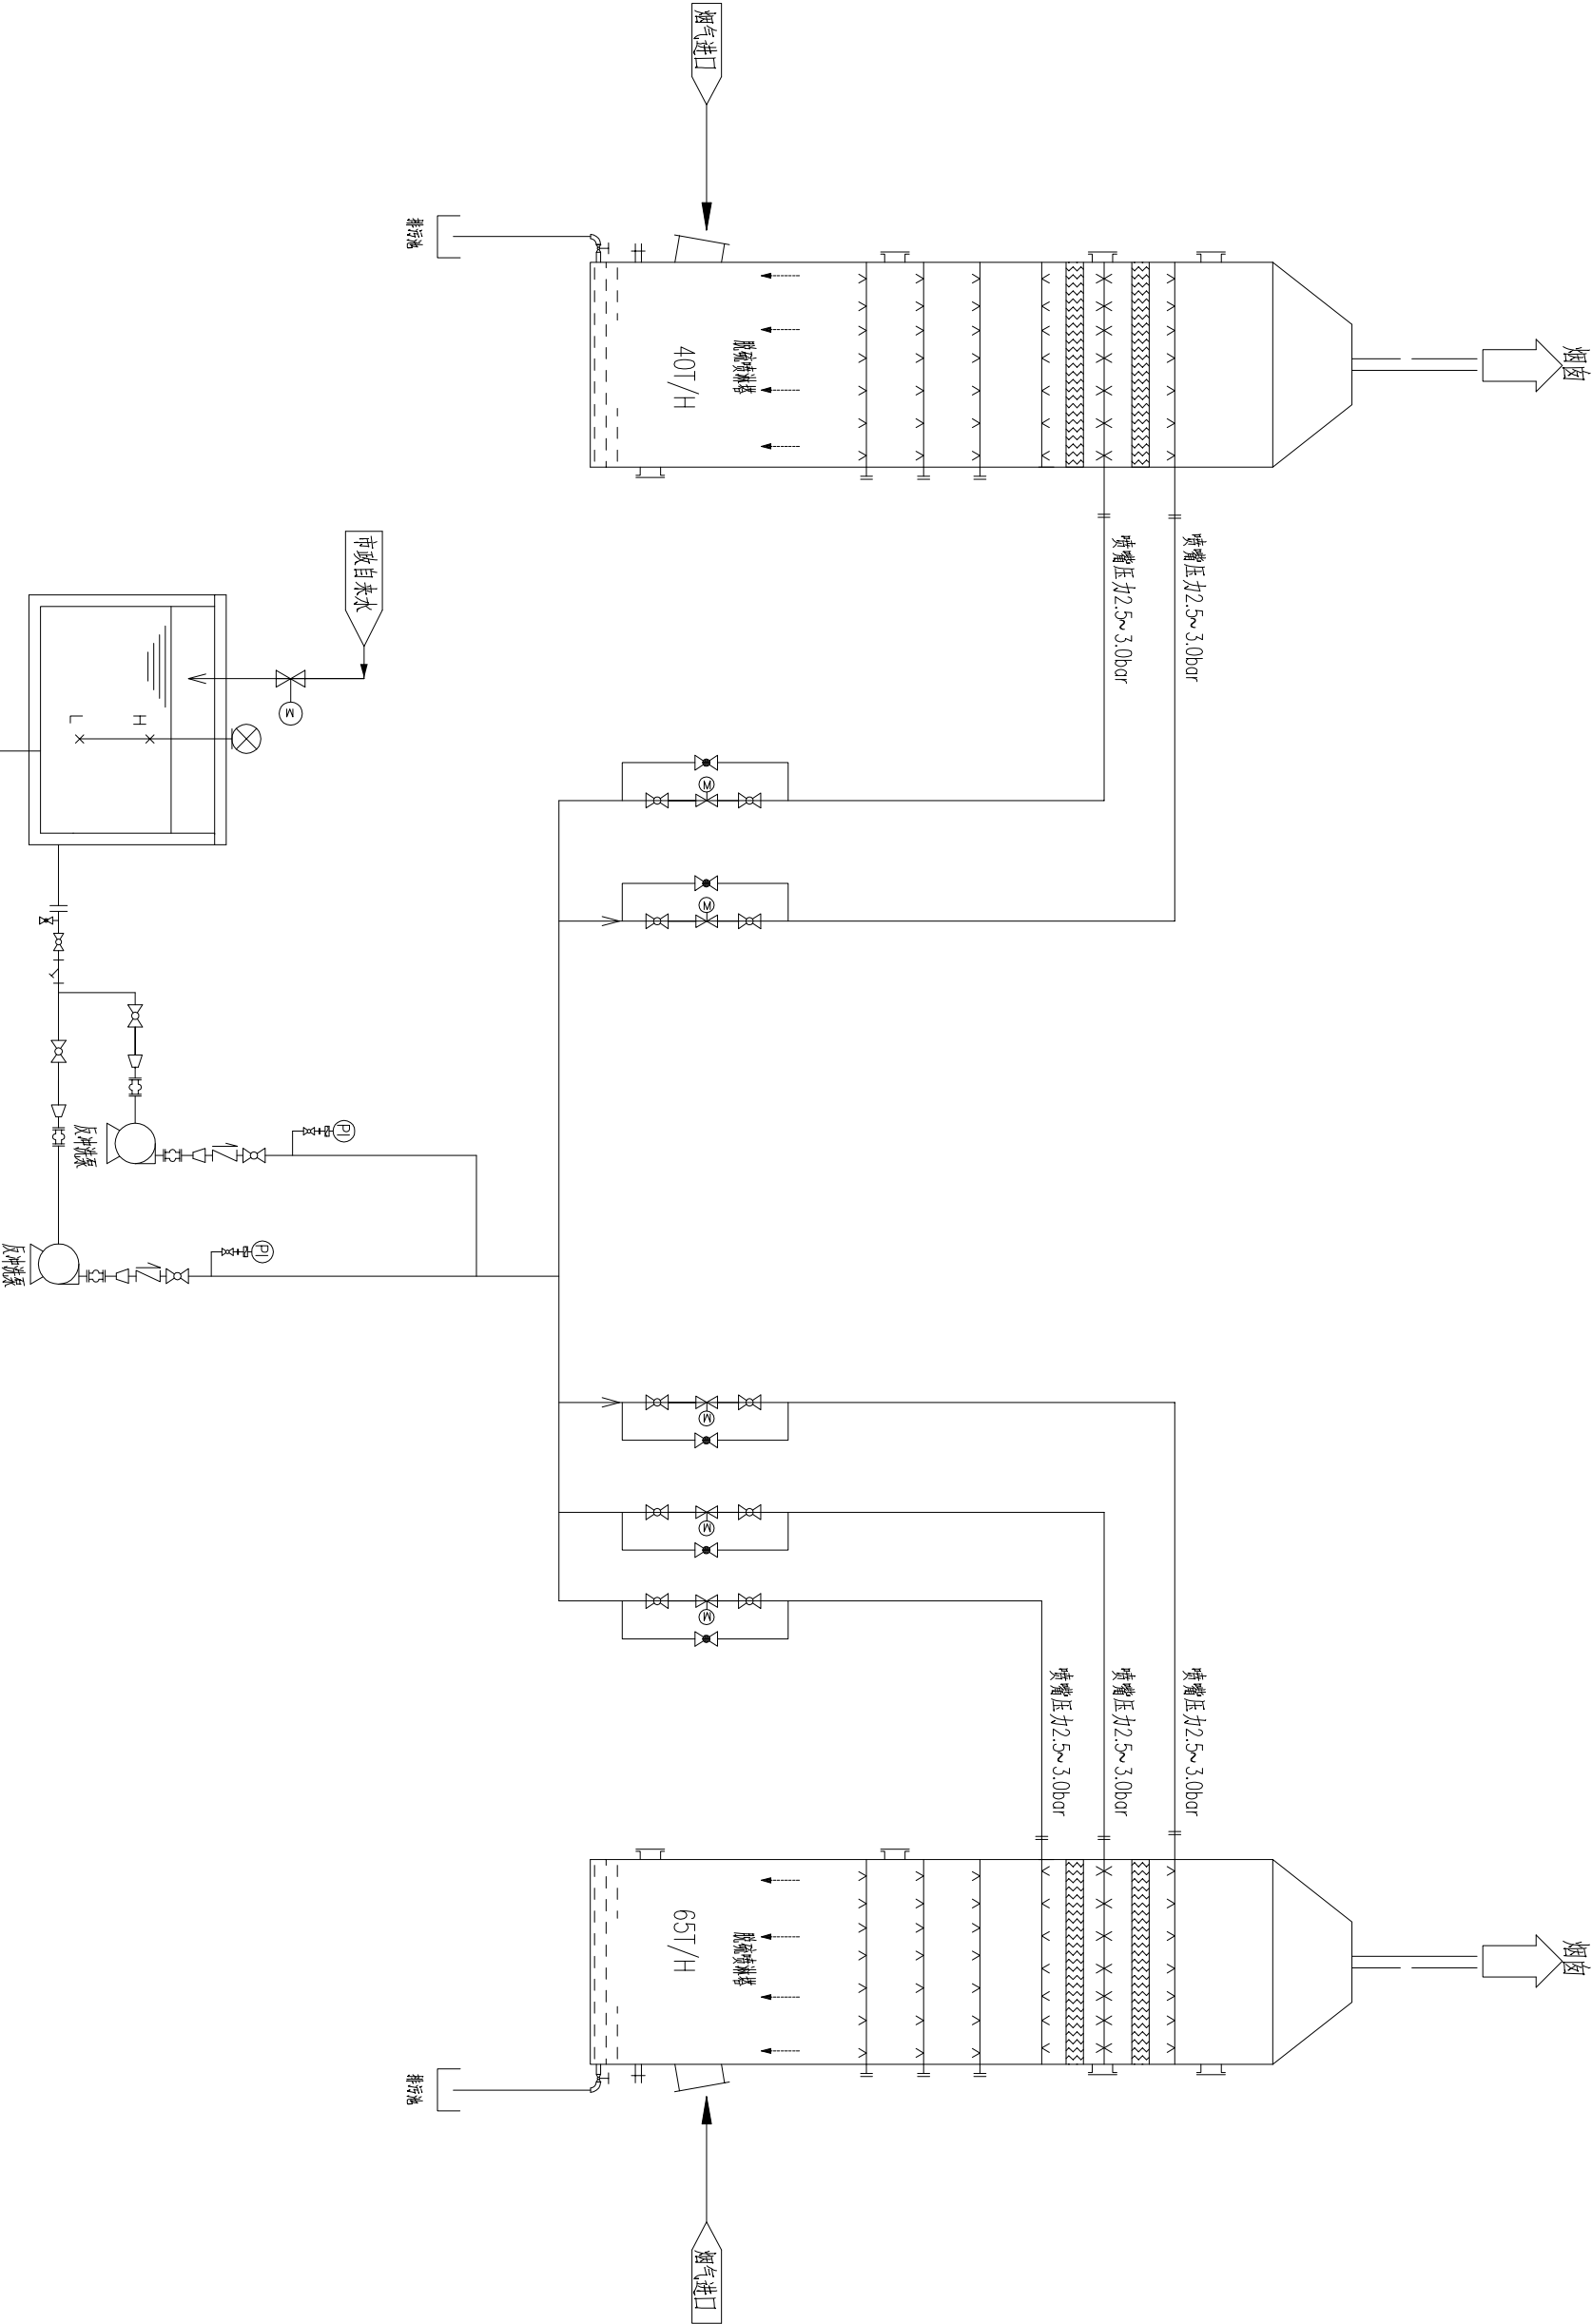



修改說明:

[illegible][illegible]